

29.10.2021
96.2021

<p>Poswiadczam, że niniejszy dokument został opracowany w wyniku prac geodezyjnych i kartograficznych, których rezultaty zawiera operat techniczny powyższe zweryfikowany. Jednocześnie informuję, że jestem świadomy odpowiedzialności karniej za złożenie fałszywego oświadczenia</p>	
Identyfikator zgłoszenia prac geodezyjnych	GN.6640.447.2021
Identyfikator ewidencyjny operatu (IO)	P.1011.2021.558
Organ służby geodezyjnej, który otrzymał zgłoszenie	Starosta Poddebice
Wykonawca prac geodezyjnych	Pracownia Usług Geodezyjnych i Kartograficznych "GEOSAT"
Nr oraz data sporządzenia dokumentu zawierającego wyniki powyższej weryfikacji	Protokół weryfikacji nr: GN.6640.447.2021.1 z dnia 15.04.2021 r.
Imię i nazwisko oraz nr uprawnień zawodowych kierownika prac	mgr inż. Piotr Bramowski Nr uprawnień: 22961

MAPA DO CELÓW PROJEKTOWYCH

Oznaczenie kancelaryjne zgłoszonej pracy		GN.6640.447.2021
obiekt (ulica, dz. nr)		Poddebice ul. Mickiewicza 17A dz. nr 6, 5/4, 8/4, 4/12, 4/11, 4/3 - obr. 0006, 1/1 - obr. 0007
Jednostka ewidencyjna	identyfikator	101103_4
	nazwa	Poddebice miasto
Obręb ewidencyjny	identyfikator	101103_4.0006, 101103_4.0007
	nazwa	06 Poddebice miasto, 07 Poddebice miasto
Skala mapy		1 : 500
Nazwa układu współrzędnych		prostołokowych paszkiht
wysokości		Kronsztadt 60
Oznaczenie i symbol konturu użytku gruntowego, który nie jest ujawniony w bazie danych ewidencyjny gruntów.		brak
Data aktualizacji mapy		24.03.2021
Godło mapy		6:166.29.22.1...21.2

Wykonanie niniejszej mapy nie było poprzedzone ustaleniami dotyczącymi ewentualnych służebności gruntowych obciążających grunty położone w granicach projektowanej inwestycji budowlanej.



Granice działek nr: 4/3, 4/11, 4/12, 8/4, 5/4, 6, 1/1, prawnie ustalone.

UMAGA: Nie wyklucza się istnienia w terenie innych przewodów, o których brak informacji wynika z zaszczerpcy historycznych lub z niedopełnienia przepisów zgłoszenia do inwentaryzacji. Za istnienie w/w przewodów wykonawca mapy nie ponosi odpowiedzialności. (art. 43 Ustawy Prawo Budowlane z dnia 07.07.1994, Dz. U. z 2013 r. poz. 1409)

Pracownia Usług Geodezyjnych i Kartograficznych "GEOSAT"
Praga 87, 99-200 Poddebice
REGON 100560240, NIP: 828-1018957
wykonawca mapy

mgr inż. Piotr Bramowski
Upr. nr 22961, tel. 791 610 620
geodeta uprawniający

Pracownia Usług Geodezyjnych i Kartograficznych "GEOSAT"
Praga 87, 99-200 Poddebice
tel. 791 610 620
NIP 828-101-89-57, Regon 100560240

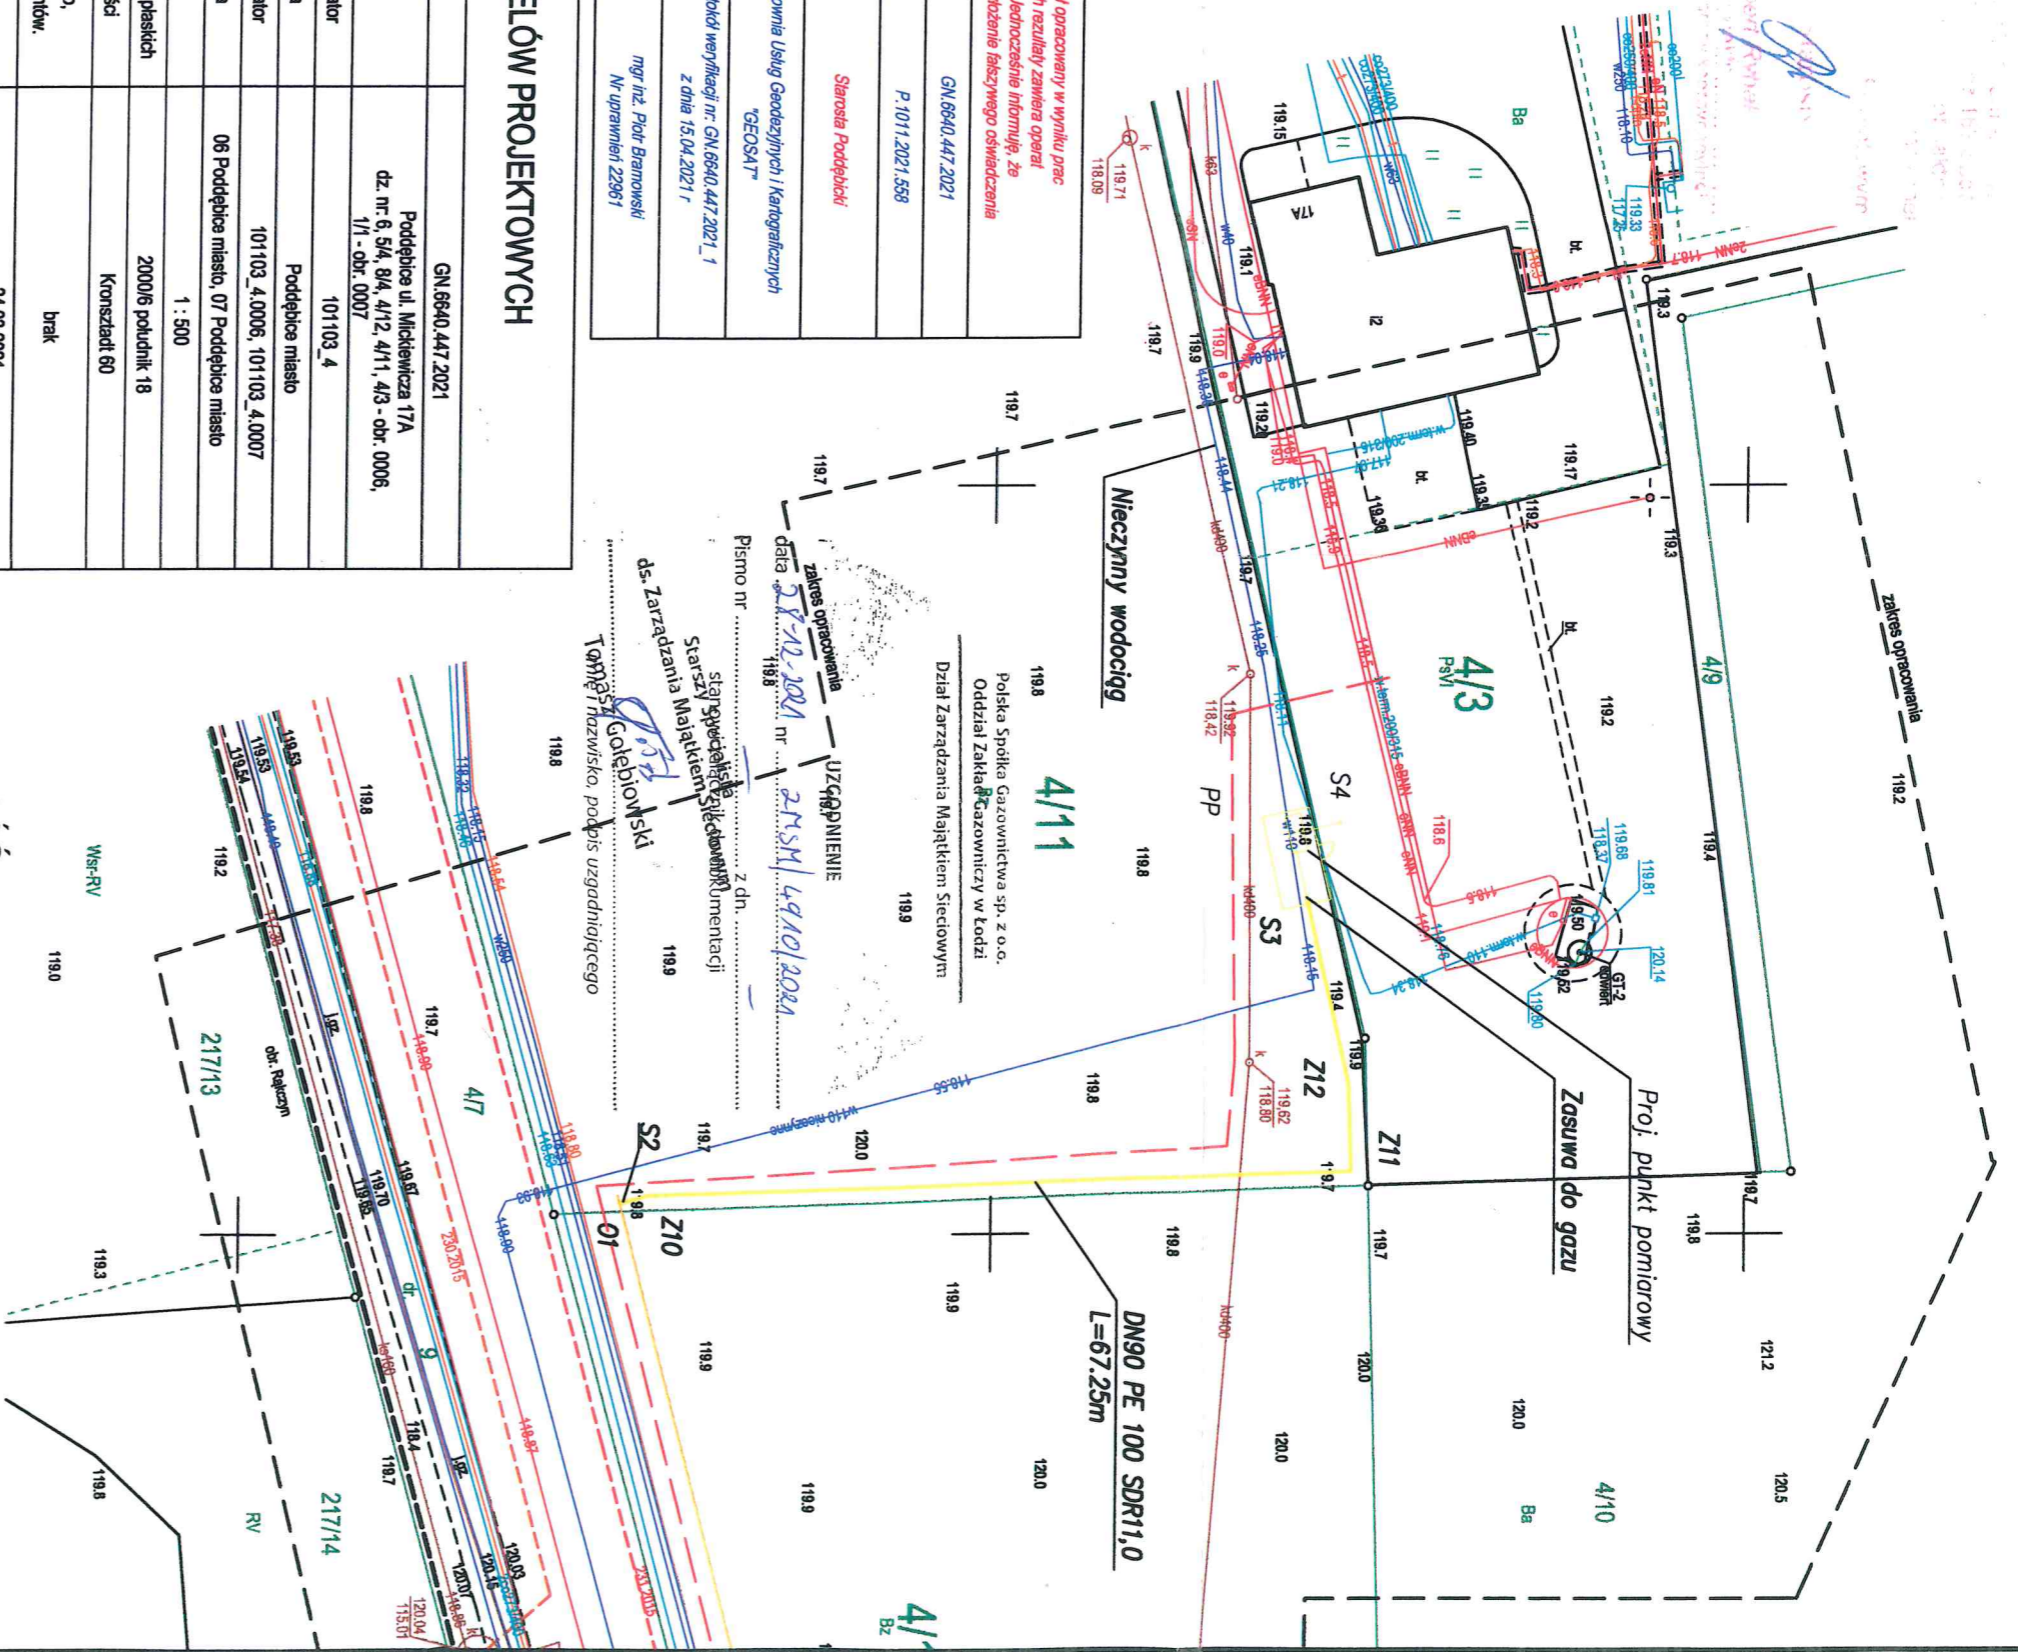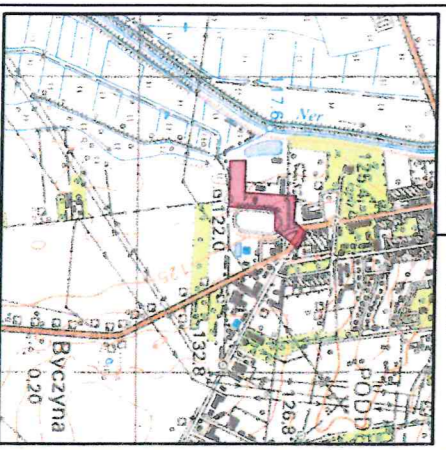

ZA ZGODNOŚĆ Z ORYGINAŁEM

mgr inż. *Anna Goleniewski*
Lprowaniam budowlane do projektowania i kierowania robotami budowlanymi bez ograniczeń w specjalności instalacyjnej w zakresie sieci, instalacji i urządzeń elektrycznych, wentylacyjnych, gazowych, wodociągowych i kanalizacyjnych.
Nr ewid. LOD 2319/WBS 14

DN90 PE 100 SDR11,0 – Średnice projektowanych rurociągów

Calkowita długość przyłącza L=67,25m

- LEGENDA:**
- Projektowana trasa przyłącza gazu
 - Projektowana trasa sieci gazu
 - Z11 – Punkty charakterystyczne proj. gazociągu
 - S2 – Zasawa odcinająca
 - 01 – Projektowane odgańlenie – przyłącza
 - PP – Projektowana stacja gazowa

INWESTOR:	Geotermia Poddebice sp. z o.o. ul. Adama Mickiewicza 17A 99-200 Poddebice		
NAZWA ZADANIA:	Budowa sieci gazowej ś/c wraz z przyłączem gazowym i punktem pomiarowym do działki nr 4/11 ob. 6 w Poddebicach. Przyłącze gazu.		
INSTRUMENTALNY RYSUNEK:	PROJEKT ZAGOSPODAROWANIA TERENU		
SPRAWDZIŁ:	IMIE I NAZWISKO:	SPECJALNOŚĆ:	NR UPRAWNIENI:
	A. Goleniewski	INSTALACYJNA W ZAKRESIE SIECI, INST. I URZĄDZ. CIEPLNYCH, WENTYL., GAZ, WODOCIĄG, KANAL.	LOD/2339/PWBS/14
	P. Bobrowski	INSTALACYJNA W ZAKRESIE SIECI, INST. I URZĄDZ. CIEPLNYCH, WENTYL., GAZ, WODOCIĄG, KANAL.	MAZ/0201/POOS/07
			DATA: 10.2021
			PODPIS: <i>[Signature]</i>
			SKALA: 1:500
			NR RYSUNKU: 1