
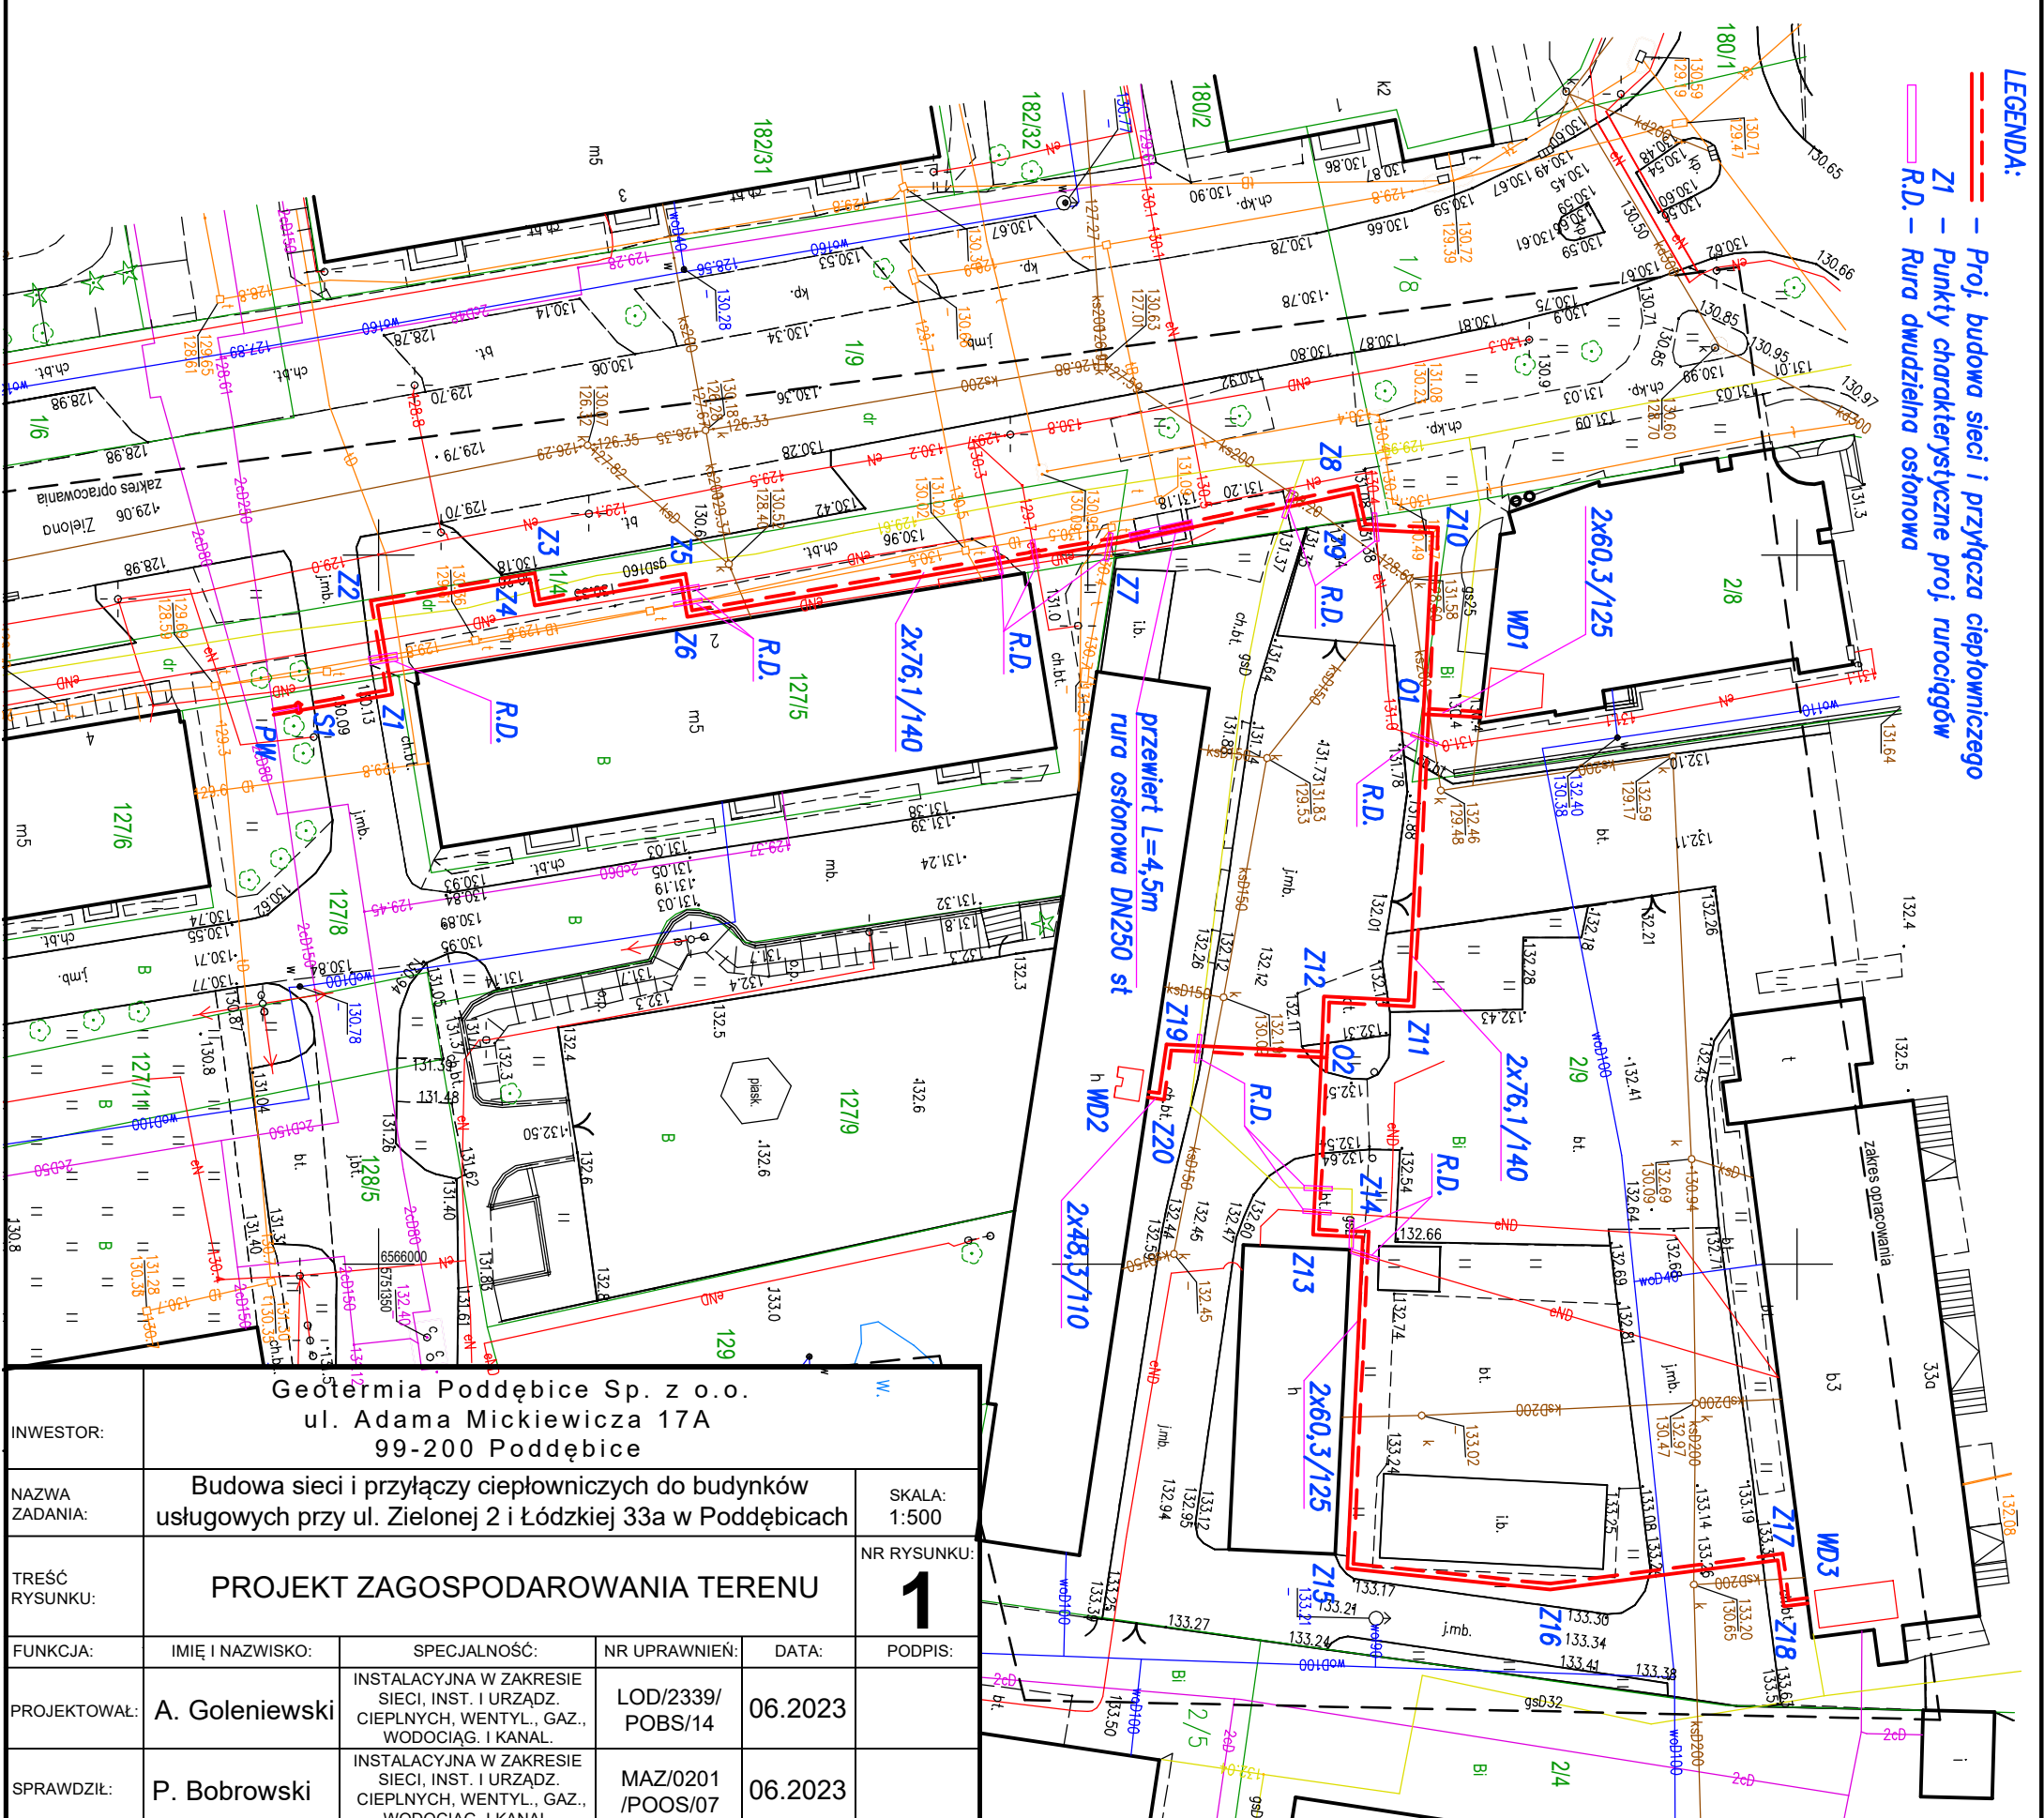


MAPA DO CELÓW PROJEKTOWYCH

Oznaczenie kancelaryjne zgłoszonej pracy		GN.6640.607.2023
obiekt (ulica, dz. nr)		dz. nr 2/9, 127/9, 127/8, 129, 128/5
Jednostka ewidencyjna	identyfikator	101103_4
	nazwa	Poddębice miasto
Obręb ewidencyjny	identyfikator	101103_4.0008
	nazwa	08 Poddębice miasto
Skala mapy		1 : 500
Nazwa układu współrzędnych		prostopadłych płaskich
wysokości		Kronsztadt 60
Oznaczenie i symbol konturu użytku gruntowego, który nie jest ujawniony w bazie danych ewidencji gruntów.		brak
Data aktualizacji mapy		28.04.2023
Godko mapy		6.166.29.17.3
Wykonanie niniejszej mapy nie było poprzedzone ustaleniami dotyczącymi ewentualnych służebności gruntowych obciążających grunty położone w granicach projektowanej inwestycji budowlanej.		
Przebieg działek, oraz konturów klasyfikacyjnych wprowadzono na podstawie danych ewidencji gruntów i budynków.		
UWAGA: Nie wyklucza się istnienia w terenie innych przewodów, o których brakuje informacji wynika z zaszczytliwych historycznych lub z niedopełnienia przepisów zgłoszenia do inwentaryzacji. Za istnienie ww. przewodów wykonawca mapy nie ponosi odpowiedzialności. (art. 43 Ustawy Prawo Budowlane z dnia 07.07.1994, Dz. U. z 2013 r. poz. 1409)		
Pracownia Usług Geodezyjnych i Kartograficznych "GEOSAT"		Szkiełko lokalizacji
Praga 87, 99-200 Poddębice		
REGON 100560240, NIP: 8281018957		
wykonawca mapy		
mgr inż. Piotr Bramowski Upr. nr 22961, tel. 791 610 620 geodeta uprawiony		



- LEGENDA:**
- Proj. budowa sieci i przyłącza ciepłowniczego
 - Z1 — Punkty charakterystyczne proj. rurociągów
 - R.D. — Rura dwudzielna osłonowa



INWESTOR:		Geotermia Poddębice Sp. z o.o. ul. Adama Mickiewicza 17A 99-200 Poddębice			
NAZWA ZADANIA:		Budowa sieci i przyłączy ciepłowniczych do budynków usługowych przy ul. Zielonej 2 i Łódzkiej 33a w Poddębicach		SKALA: 1:500	
TREŚĆ RYSUNKU:		PROJEKT ZAGOSPODAROWANIA TERENU			
FUNKCJA:		IMIE I NAZWISKO:		NR RYSUNKU: 1	
PROJEKTOWAŁ:		SPECJALNOŚĆ:		DATA:	
SPRAWDZIŁ:		NR UPRAWNIEN:		DATA:	
A. Goleniewski		INSTALACYJNA W ZAKRESIE SIECI, INST. I URZĄDZ. CIĘPŁYCH, WENTYL., GAZ., WODOCIĄG. I KANAŁ.		LOD/2339/POBS/14	
P. Bobrowski		INSTALACYJNA W ZAKRESIE SIECI, INST. I URZĄDZ. CIĘPŁYCH, WENTYL., GAZ., WODOCIĄG. I KANAŁ.		MAZ/0201/POOS/07	
		DATA:		06.2023	
		DATA:		06.2023	