


**LEGENDA:**

- == - Proj. budowa przyłącza ciepłowniczego
- Z1 - Punkty charakterystyczne proj. rurociągów
- S - Proj. studnia zaworów preizolowanych
- 2x42,4/110 - Średnice projektowanych rurociągów
- X - Pomieszczenie węzła ciepłowniczego
- 88/2 - Numery działek objęte budową
- Zabezpieczenie istniejącego uzbrojenia rurami dwudzielnymi typ AROT  
-kable energetyczne, kanalizacja telefoniczna

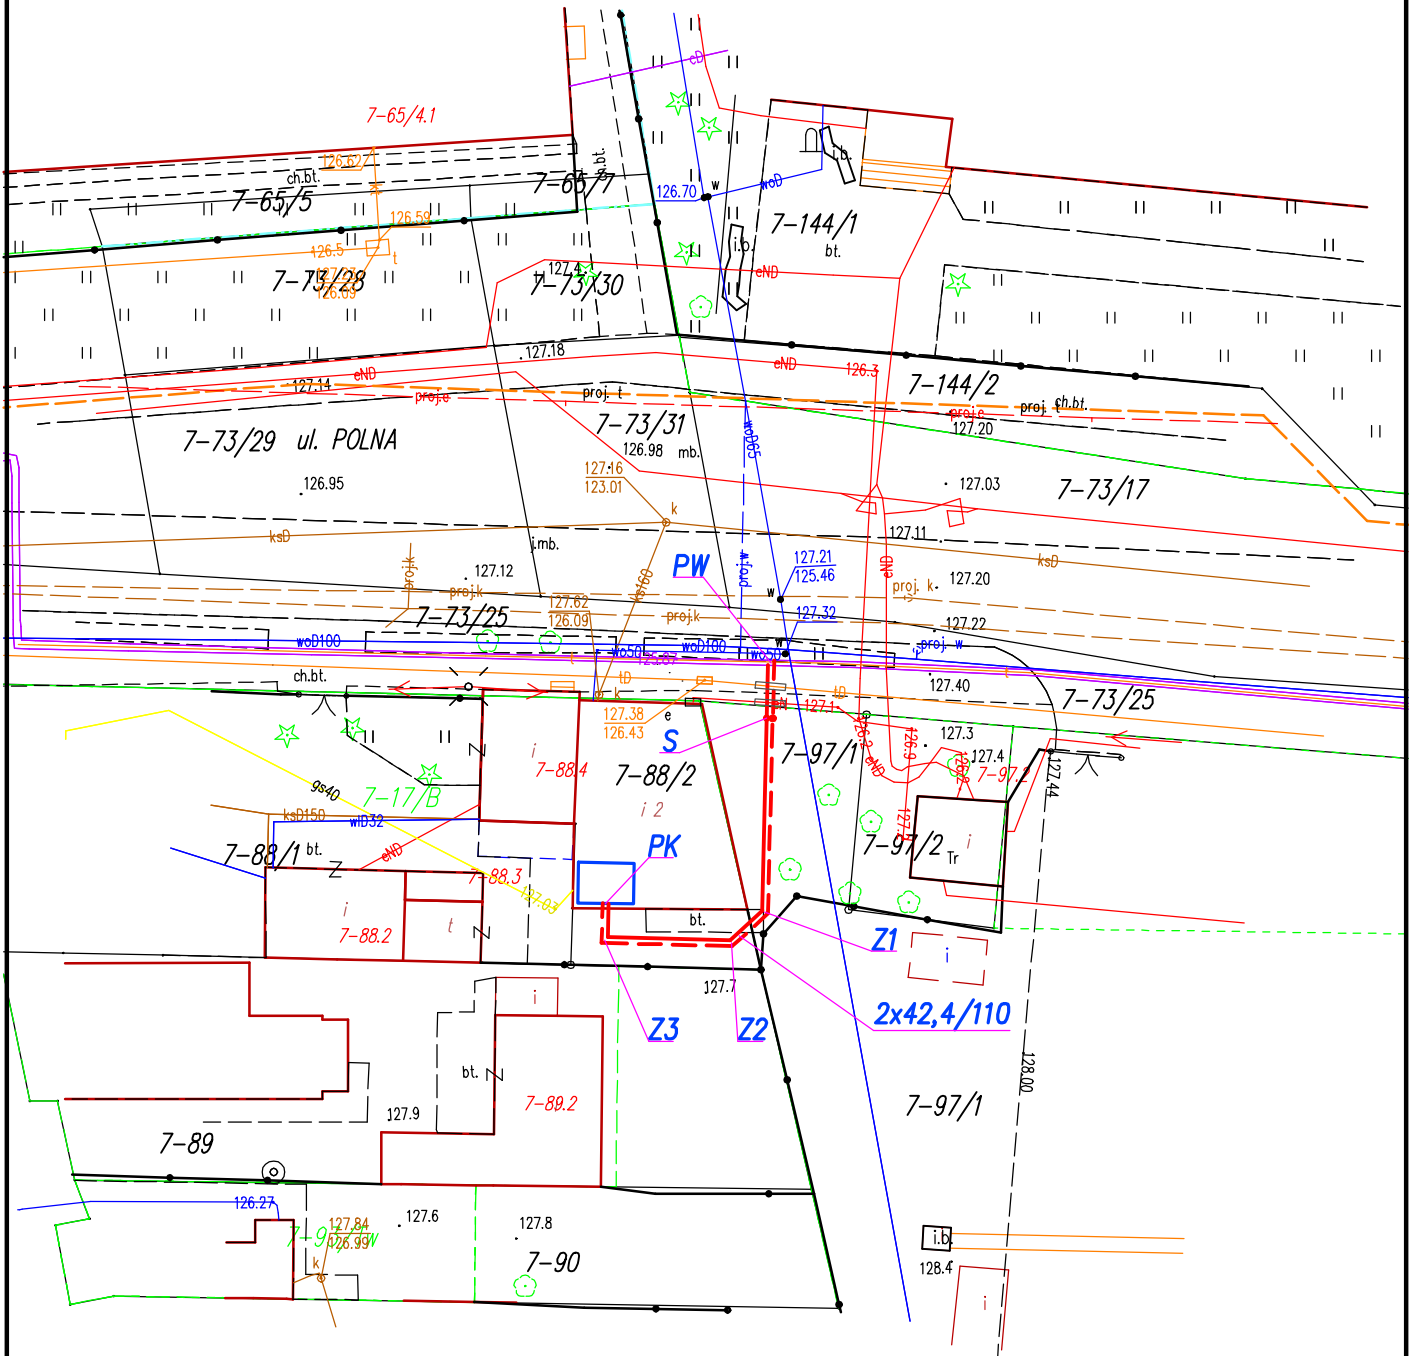

INWESTOR:	Geotermia Poddębice Sp. z o.o. ul. Adama Mickiewicza 17A 99-200 Poddębice				
NAZWA ZADANIA:	Budowa przyłącza ciepłowniczego do budynku usługowego przy ul. Polnej 34 w Poddębicach			SKALA: 1:500	
TREŚĆ RYSUNKU:	PLAN ZAGOSPODAROWANIA TERENU			NR RYSUNKU: <b>1</b>	
FUNKCJA:	IMIĘ I NAZWISKO:	SPECJALNOŚĆ:	NR UPRAWNIENI:	DATA:	PODPIS:
PROJEKTOWAŁ:	A. Goleniewski	INSTALACYJNA W ZAKRESIE SIECI, INST. I URZĄDZ. CIEPLNYCH, WENTYL., GAZ., WODOCIĄG. I KANAŁ.	LOD/2339/POBS/14	05.2023	
SPRAWDZIŁ:	P. Bobrowski	INSTALACYJNA W ZAKRESIE SIECI, INST. I URZĄDZ. CIEPLNYCH, WENTYL., GAZ., WODOCIĄG. I KANAŁ.	MAZ/0201/POOS/07	05.2023	